



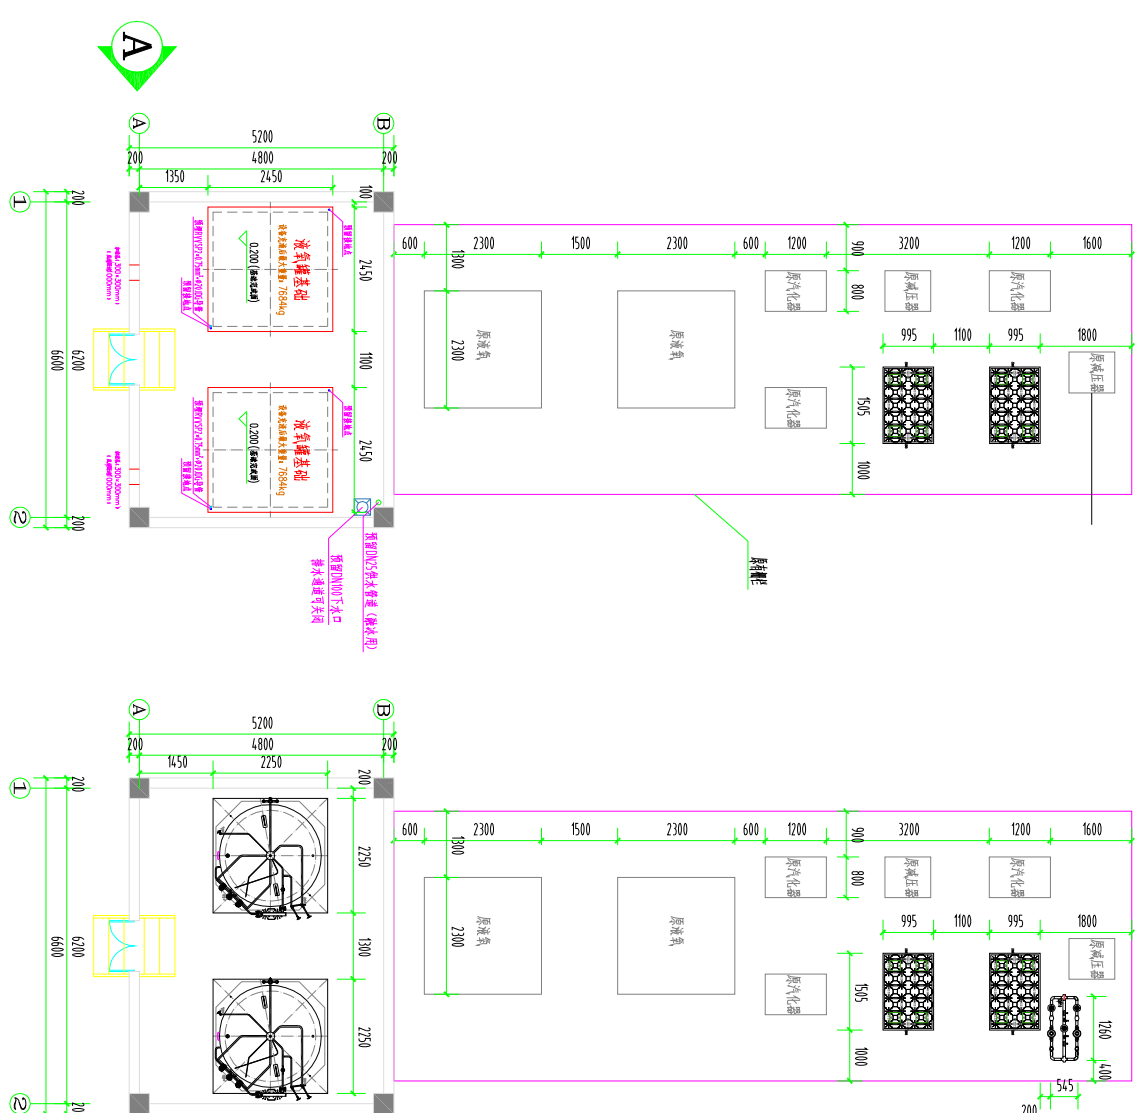


医用中心供氧站建设要求平面图 1:100




医用中心供氧站设备布置平面图 1:100

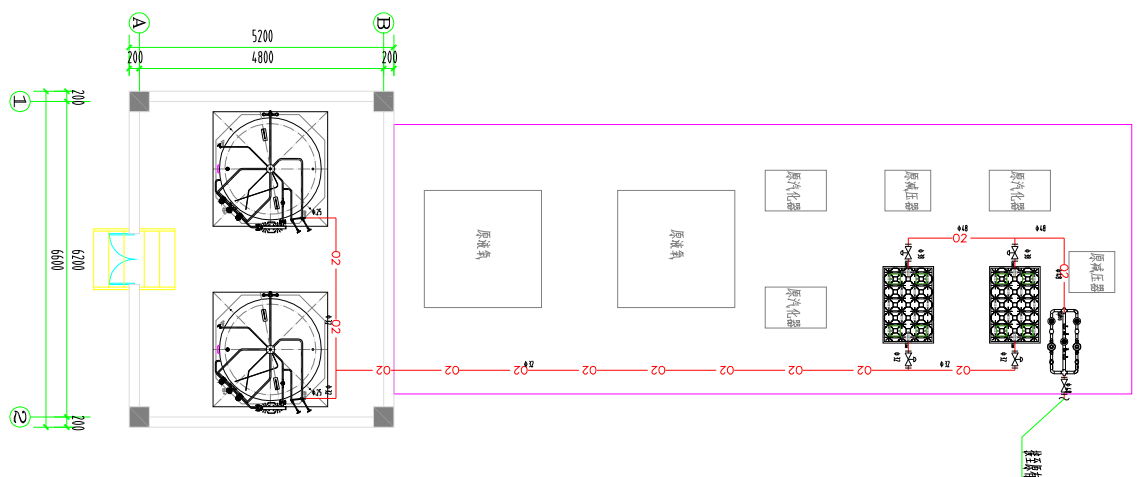

医用中心供氧站设备连接平面图 1:100

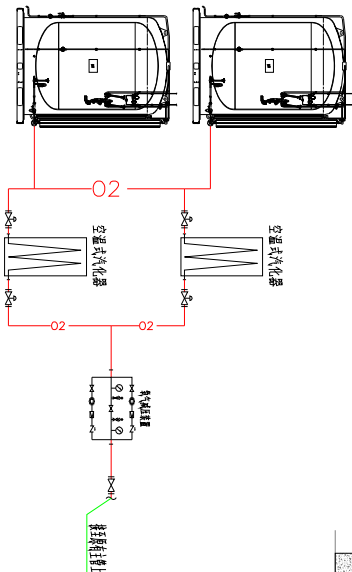

## 医用中心供氧站设备工艺流程图

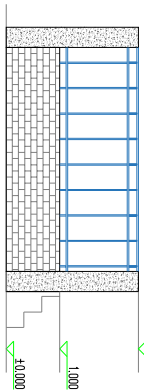

A向立面示意图

|    |         |
|----|---------|
| 电阻 | 名称      |
|    | 电阻器     |
|    | 可调电阻    |
|    | 电容器     |
|    | 电感器     |
|    | 二极管     |
|    | 稳压管     |
|    | 发光二极管   |
|    | 三极管     |
|    | PNP型三极管 |
|    | NPN型三极管 |

| 序号 | 名称     | 数量 | 单位 | 参数                                                                                                                         |
|----|--------|----|----|----------------------------------------------------------------------------------------------------------------------------|
| 1  | 低温液氧储罐 | 2  | 台  | 几何容积: 5m <sup>3</sup> ; 设计压力: 1.6MPa; 工作压力: 1.5MPa; 材质: 16Mn; 内外S30408不锈钢板地氟方式; 真空多层绝热结构; 罐底器外重量: 15000kg; 单台充液总量: 700.4kg |
| 2  | 空温式汽化器 | 2  | 台  | 输出流量: 300Nm <sup>3</sup> /h; 最高工作压力: 3.0MPa                                                                                |
| 3  | 氧气减压装置 | 1  | 台  | 接口管径: DN40; 最高工作压力: 1.6MPa; 输出压力: 0.5~0.8MPa; 采用回路设计, 具有减压功能                                                               |

|     |        |                                                                                     |          |
|-----|--------|-------------------------------------------------------------------------------------|----------|
| 设计  | 唐永红    |  | 唐永红      |
| 校对  | 凡云     |  | 凡云       |
| 审核  | 韩榕     |  | 韩榕       |
| 设计号 | 初44-26 | 比例                                                                                  | 1:100    |
| 图别  | 医气初    | 图号                                                                                  | 01       |
| 版本号 | 第1版    | 日期                                                                                  | 2026年06月 |